


MODERNIZACJA OCZYSZCZALNI ŚCIEKÓW W KŁODZKU
HALA SUSZARNI

Rzut dachu
Skala 1:100

RZĘDNA PORÓWNAWICZA
± 0,00 = 283,60m n.p.m.

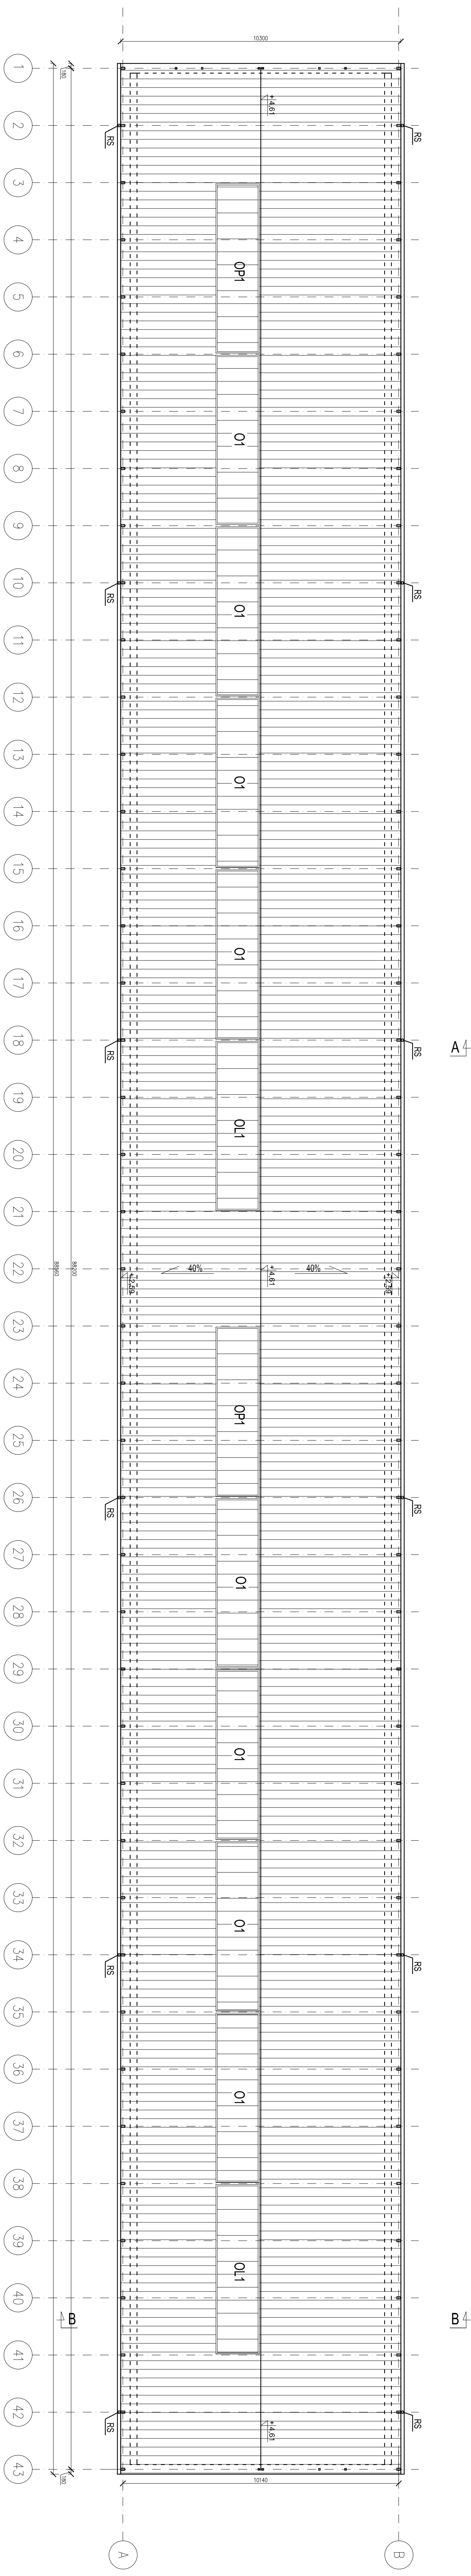

A

A

B

B

ESKO CONSULTING Sp. z o.o. ul. Słowiańska 11/208, 52-111 Wrocław tel. (71) 73 45 45, fax (71) 47 45 45 e-mail: biuro@esko.pl		ESKO CONSULTING	
Branża:	ARCHITEKTONICZNA I KONSTRUKCYJNA	Skala:	1:100
Nazwa zamawiaczki:	Modernizacja oczyszczalni ścieków w Kłodzku	Nr projektu:	3/PB
Tytuł projektu:	HALA SUSZARNI Rzut dachu	Projektant:	mgr inż. Barbara Majęda
Opracował:	mgr inż. Barbara Żółk	Projektant:	mgr inż. Barbara Żółk
Opisał:	mgr inż. Marcin Sobczyk	Data:	04.2016
Uzasadnienie:	Uzasadnienie:	Data:	04.2016