


Skala 1:500/100
p. porównawczy 325 m n.p.m

Rzędna terenu [m n.p.m]	Rzędna osi rurcołgu [m n.p.m]	Zagłębienie osi rurcołgu [m]	Strednica [DN]	Spadek [%]	Długość kanalu [m]	Odległość [m]
332,00	330,50	1,50	PE 75x6,8	3,5%	17,2	PZ ₉
332,60	331,10	1,50	PE 75x6,8	4,4%	12,6	PZ ₁₀
333,15	331,65	1,50	PE 75x6,8	4,1%	43,3	PZ ₁₁
333,90	333,43	0,47	PE 75x6,8	2,7%	17,3	PZ ₁₂
334,05	333,90	0,15	PE 75x6,8	1,2%	12,9	PZ ₁₃
335,55	334,05	1,50	PE 75x6,8 PN10	4,5%	23,5	PZ ₁₄
336,60	335,10	1,50	PE 75x6,8	5,6%	14,2	PZ ₁₅
337,15	335,90	1,25	PE 75x6,8 PN10	0%	33,0	PZ ₁₆
337,60	335,90	1,70	PE 75x6,8	1,5%	5,0	PZ ₁₇
337,10	335,90	1,20	PE 75x6,8	3,5%	179,0	PZ ₁₈
337,30	336,10	1,20	PE 75x6,8	1,3%	13,6	PZ ₁₉
337,67	336,47	1,20	PE 75x6,8	1,3%	10,7	PZ ₂₀
338,50	337,00	1,50	PE 75x6,8	1,3%	7,3	PZ ₂₁

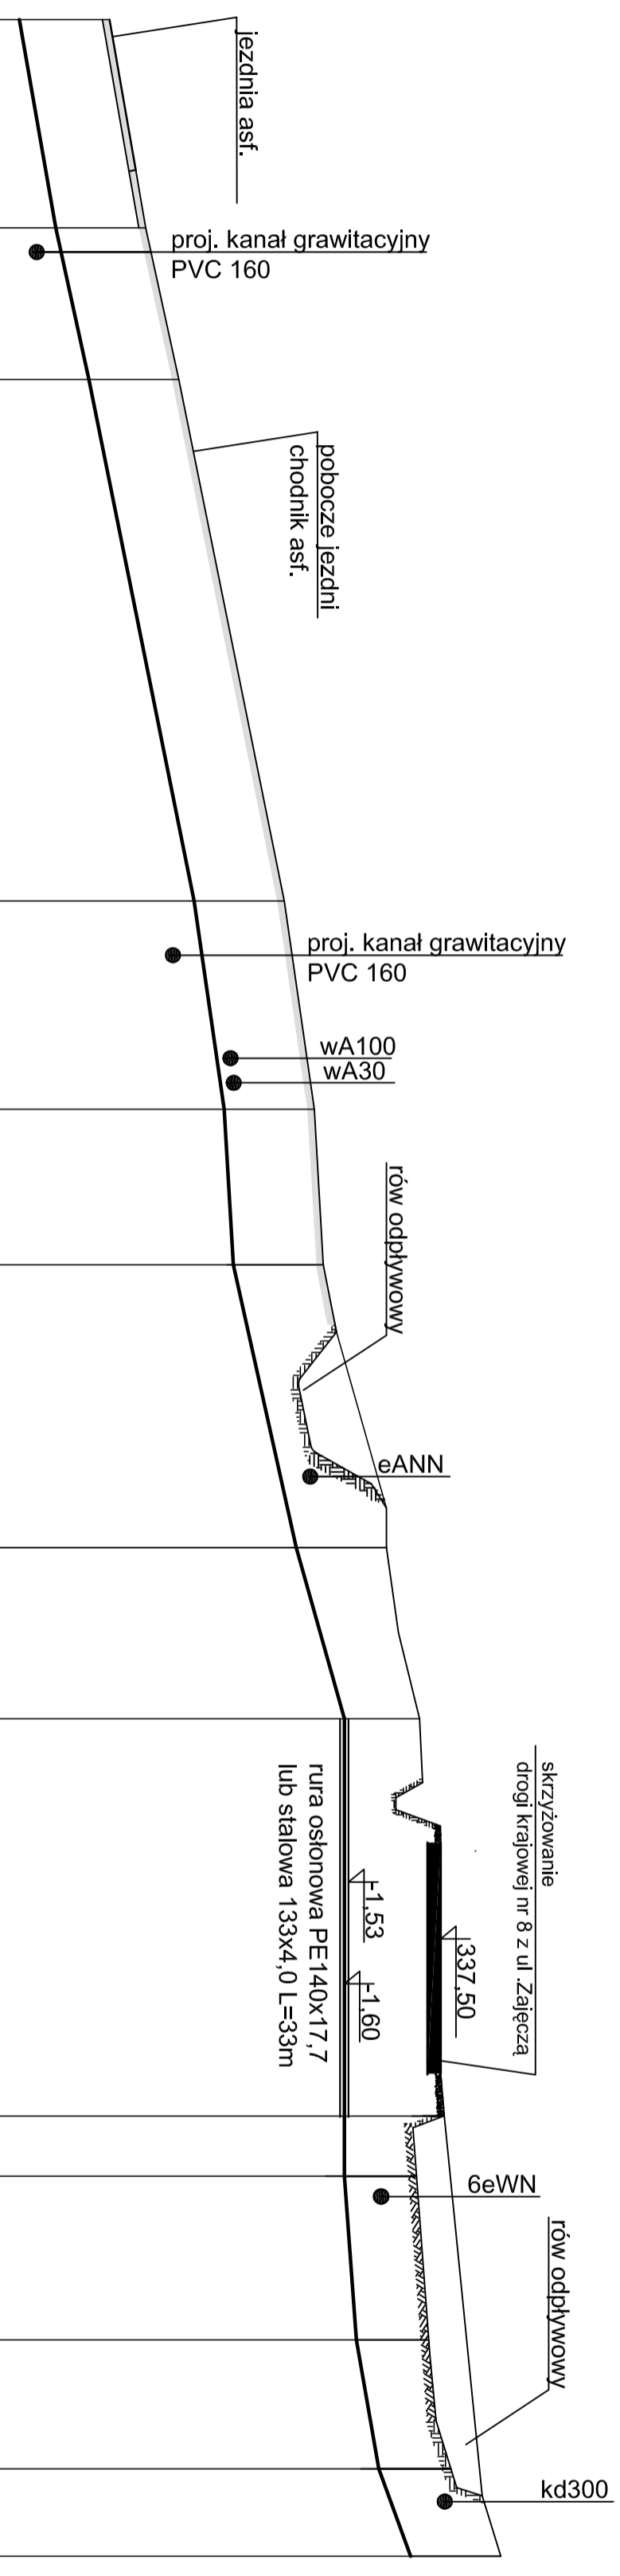

Na istniejących kablach energetycznych, telekomunikacyjnych, gazowych w miejscach skrzyżowań zabudować dwudzielne rury osłonowe. Przed robotami ziemnymi wykonać ręczne kontrole przekroju w celu potwierdzenia lokalizacji uzbrojenia podziemnego - dotyczy całości zadania - w miejscach zagęszczenia istniejącego uzbrojenia (drogi, chodniki itp.)

TYTUŁ	Profil kanalizacji sanitarnej	DATA	12.2015
RYSUNKU	Odcinek PZ ₉ -PZ ₂₁	SKALA	1:500/100
OBIEKT	Budowa kanalizacji sanitarnej w ul. Zajęcza w Kłodzku	NR RYS.	NR RYS.
INWESTOR	Wodociąg Kłodzkie Sp. z o.o. ul. Piastowska 14 B, 57-300 Kłodzko		
PROJEKTANT	mgr inż. Zbigniew Wnęk nr upr. NBSGP V-7342 3/30/96		
Asyst.	mgr inż. Anna Bielecka		
SPRAWDZAJĄCY	mgr inż. Aneta Rychlińska Nr upr. 346/00/DUW		