
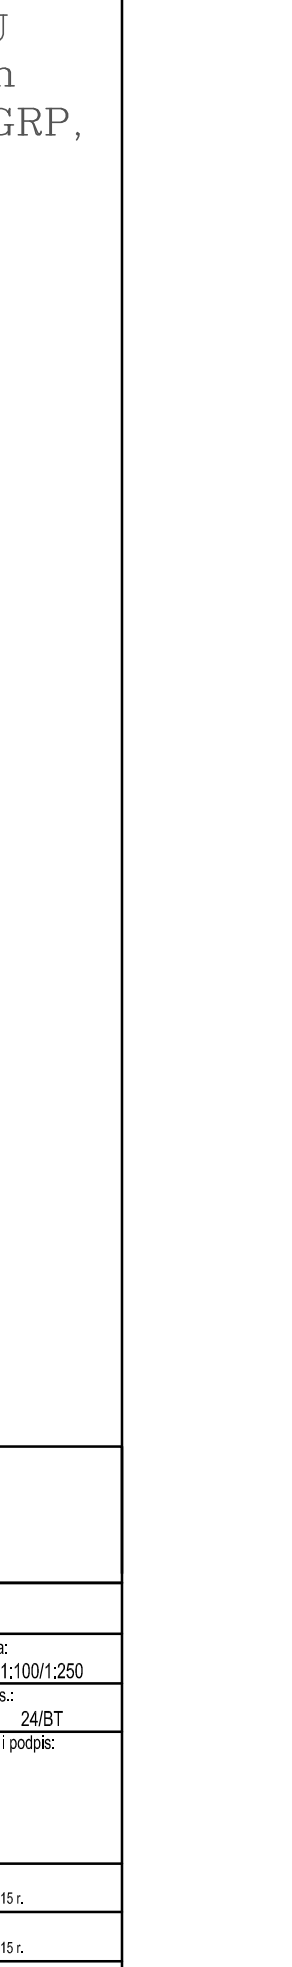
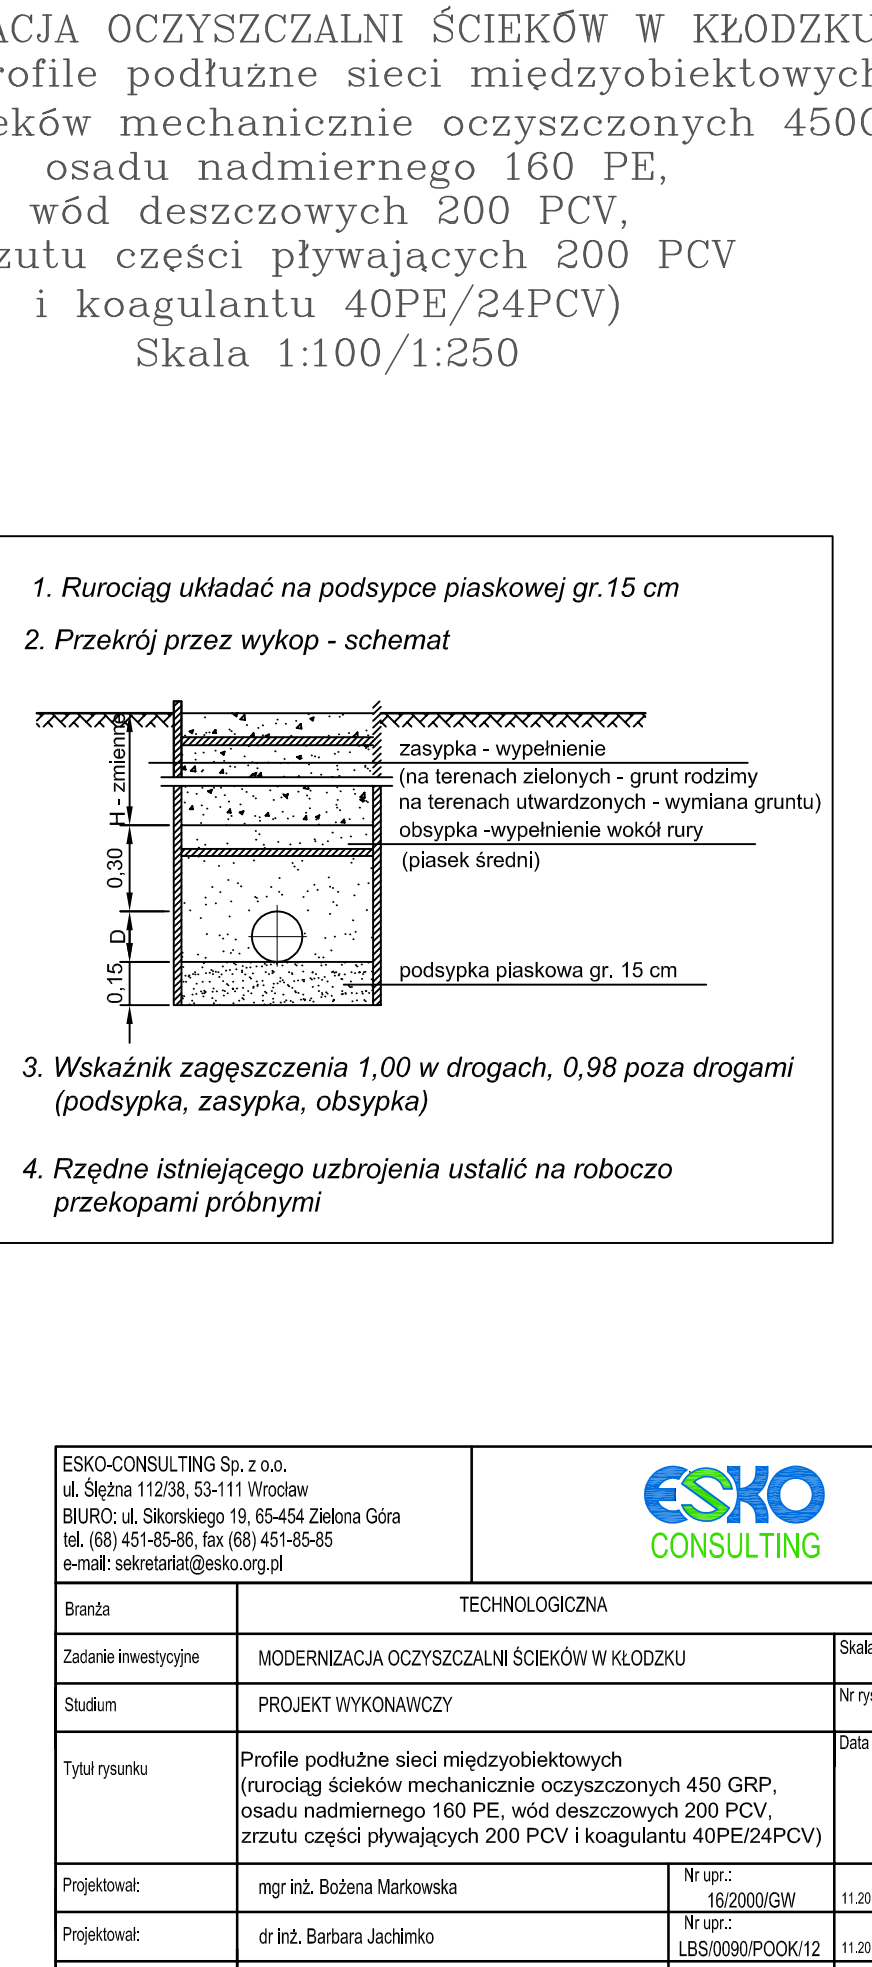
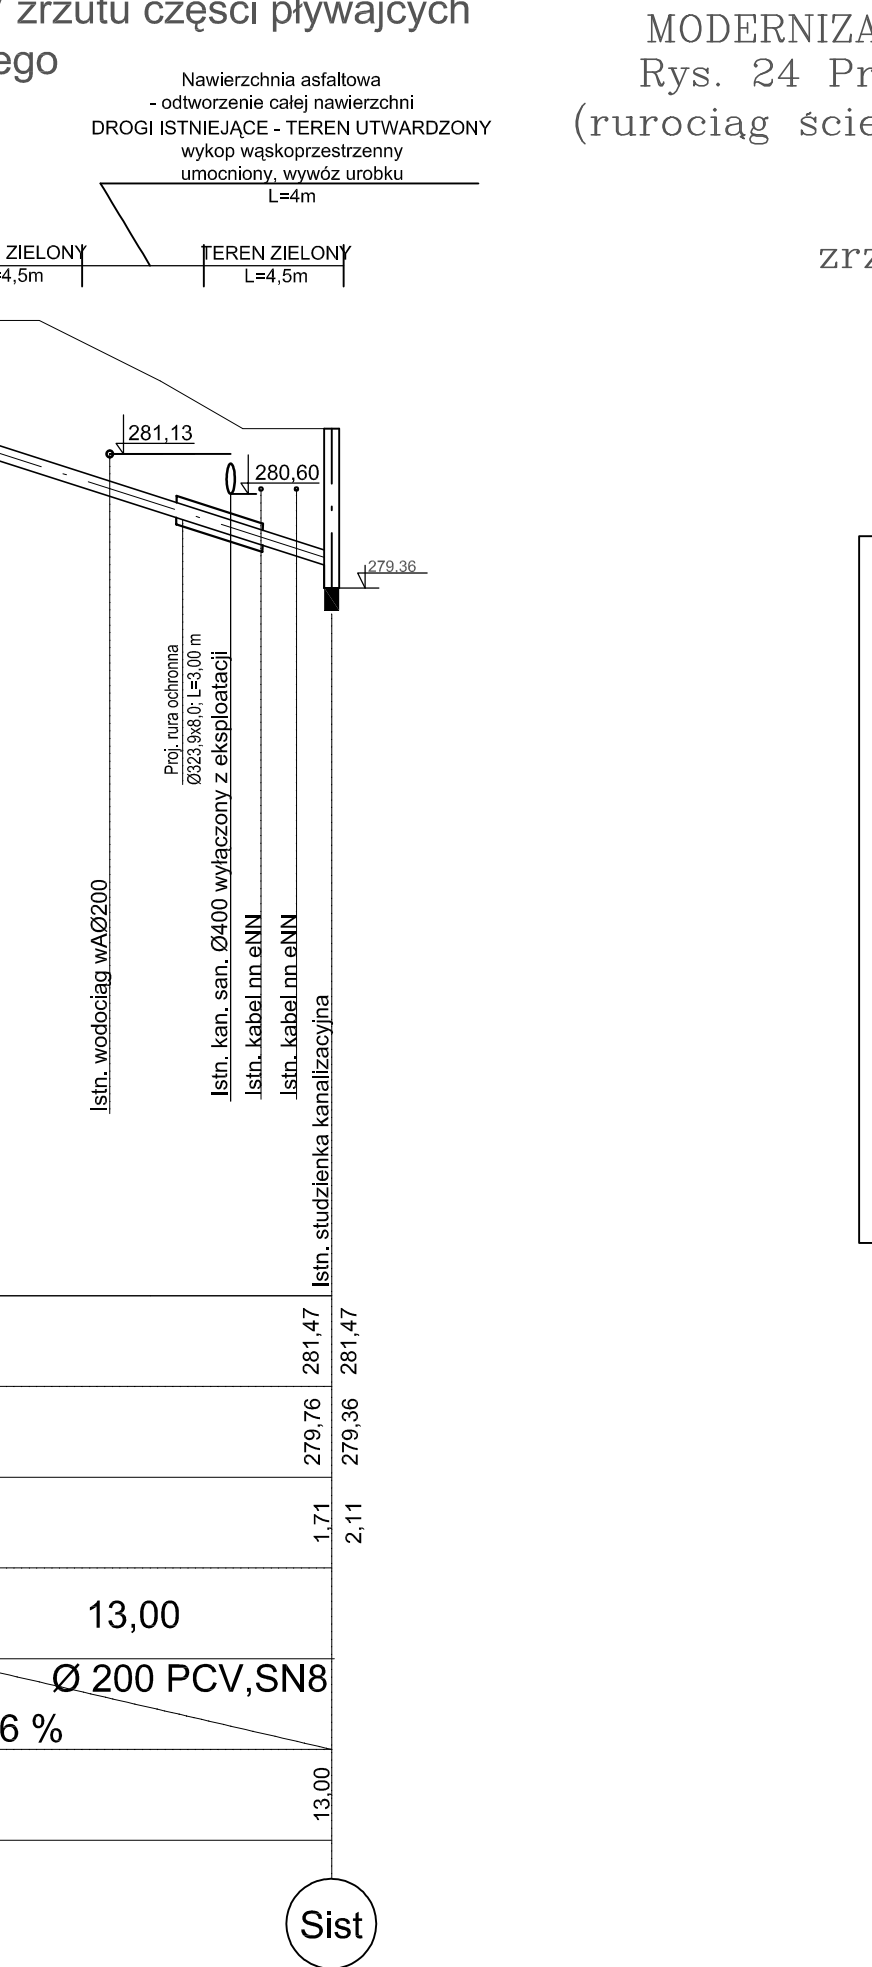
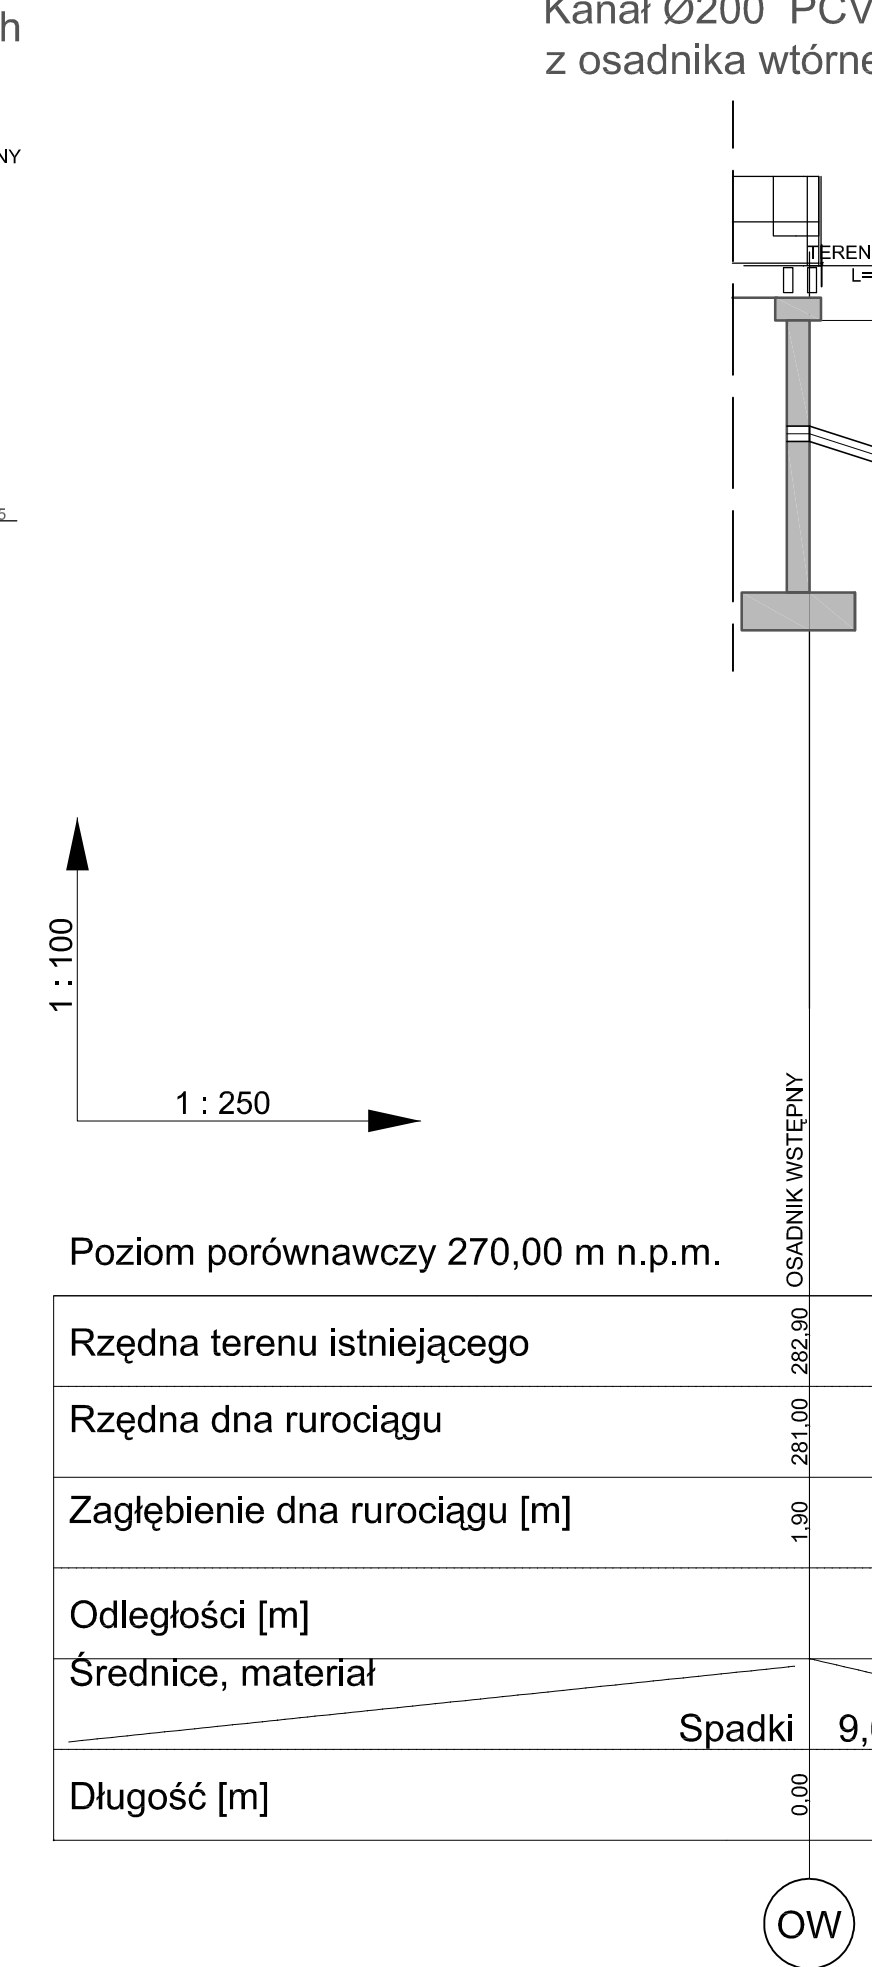
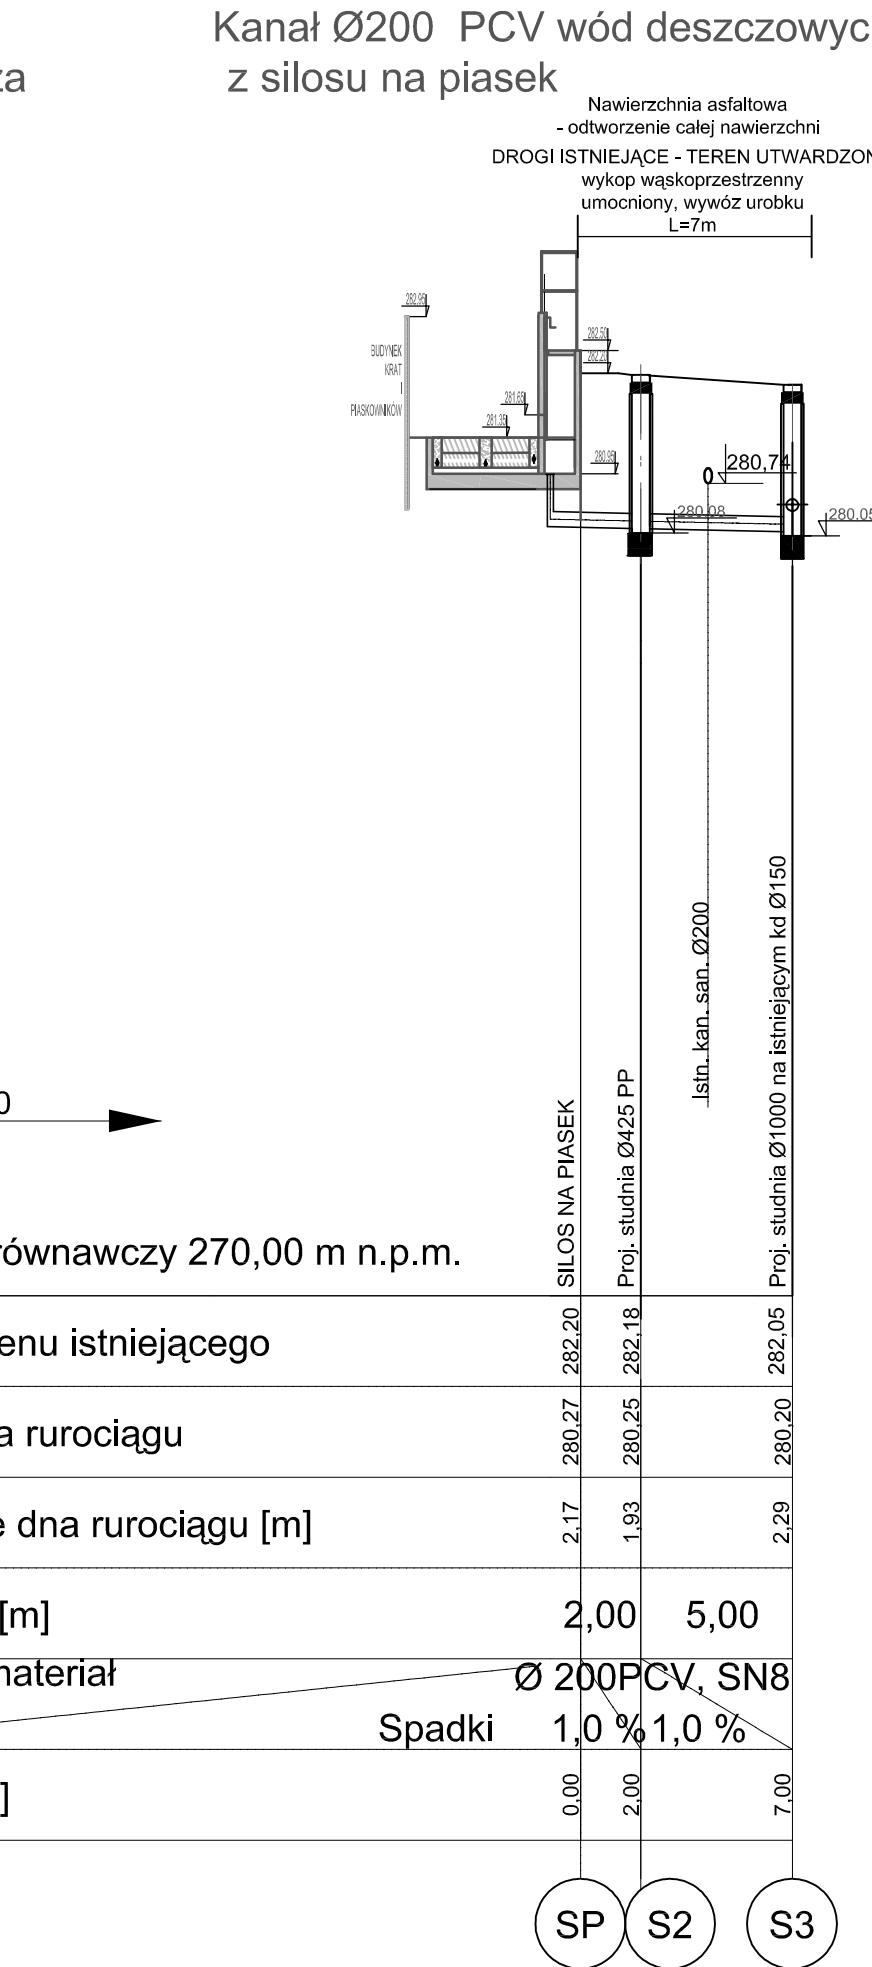
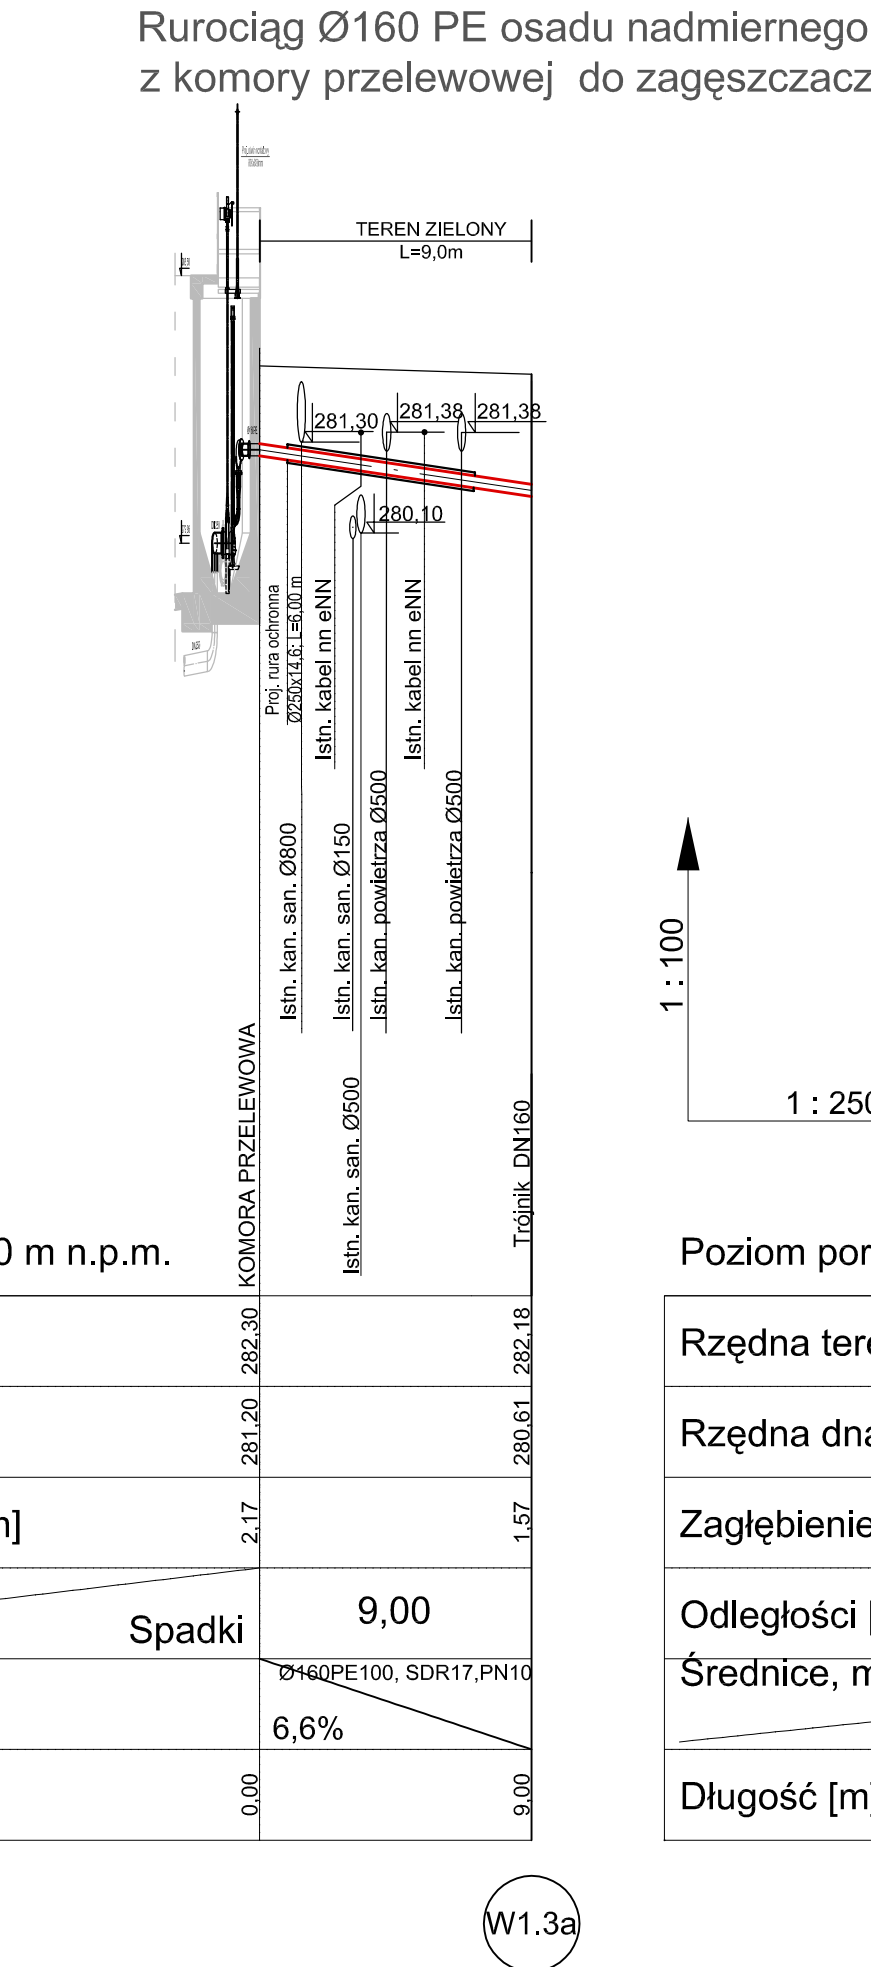
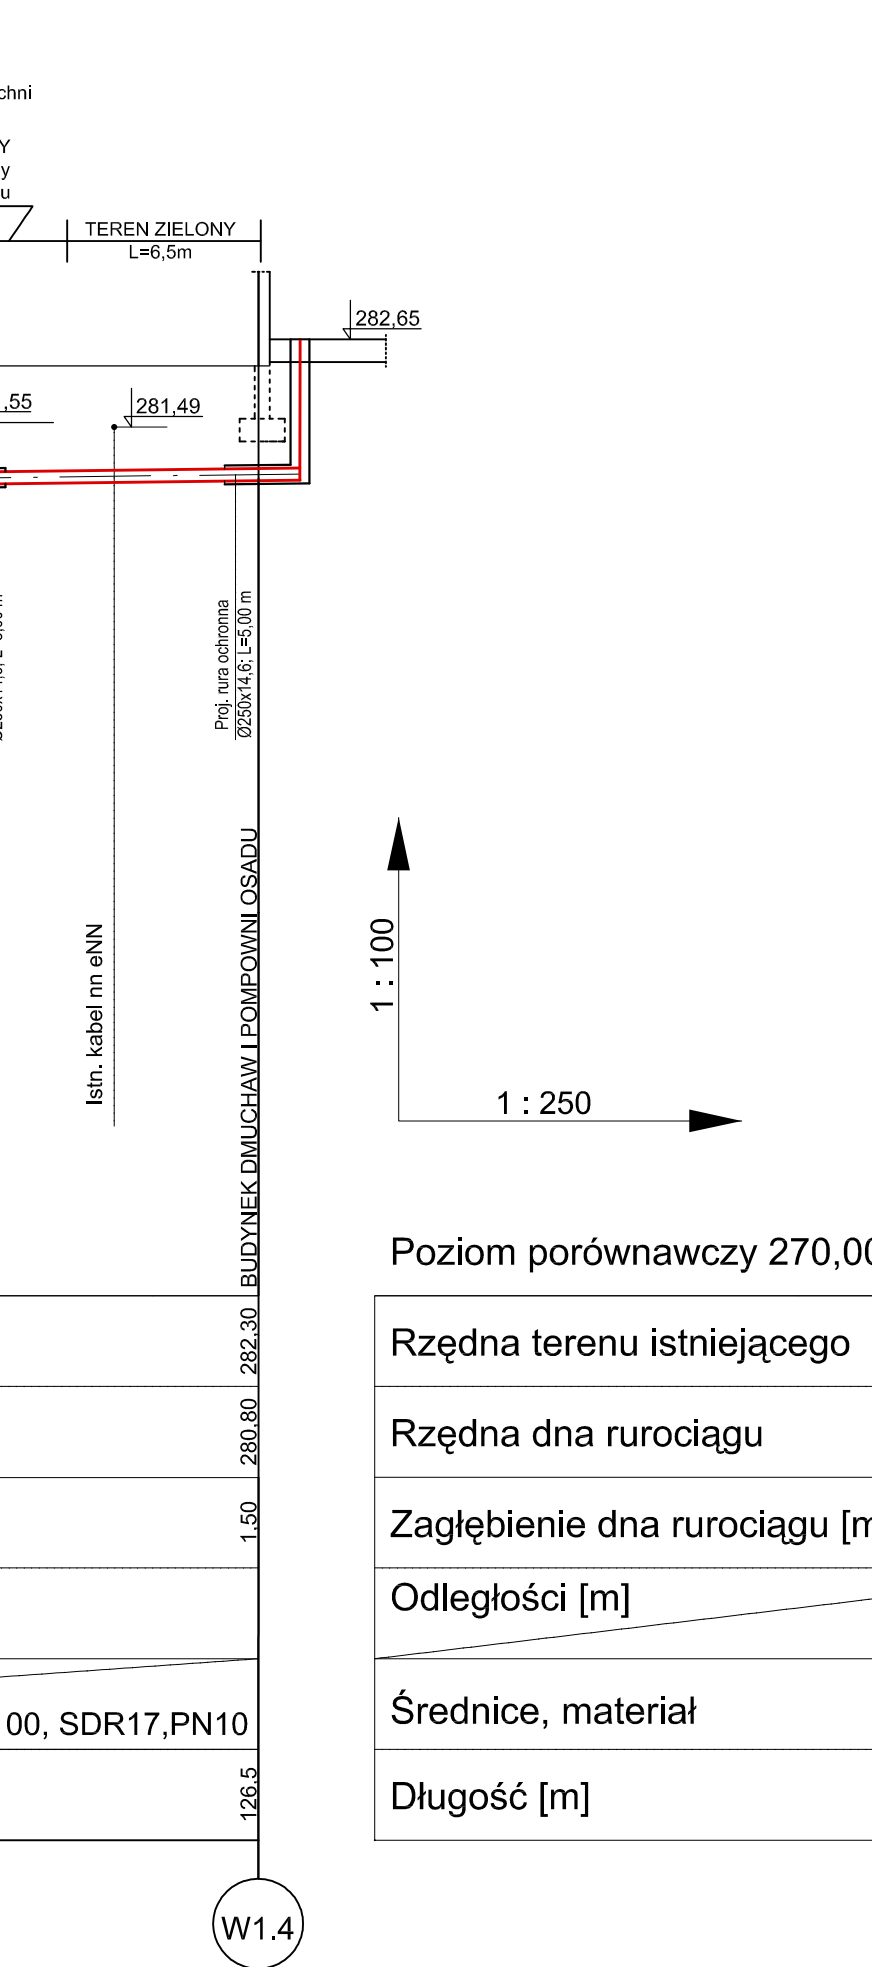
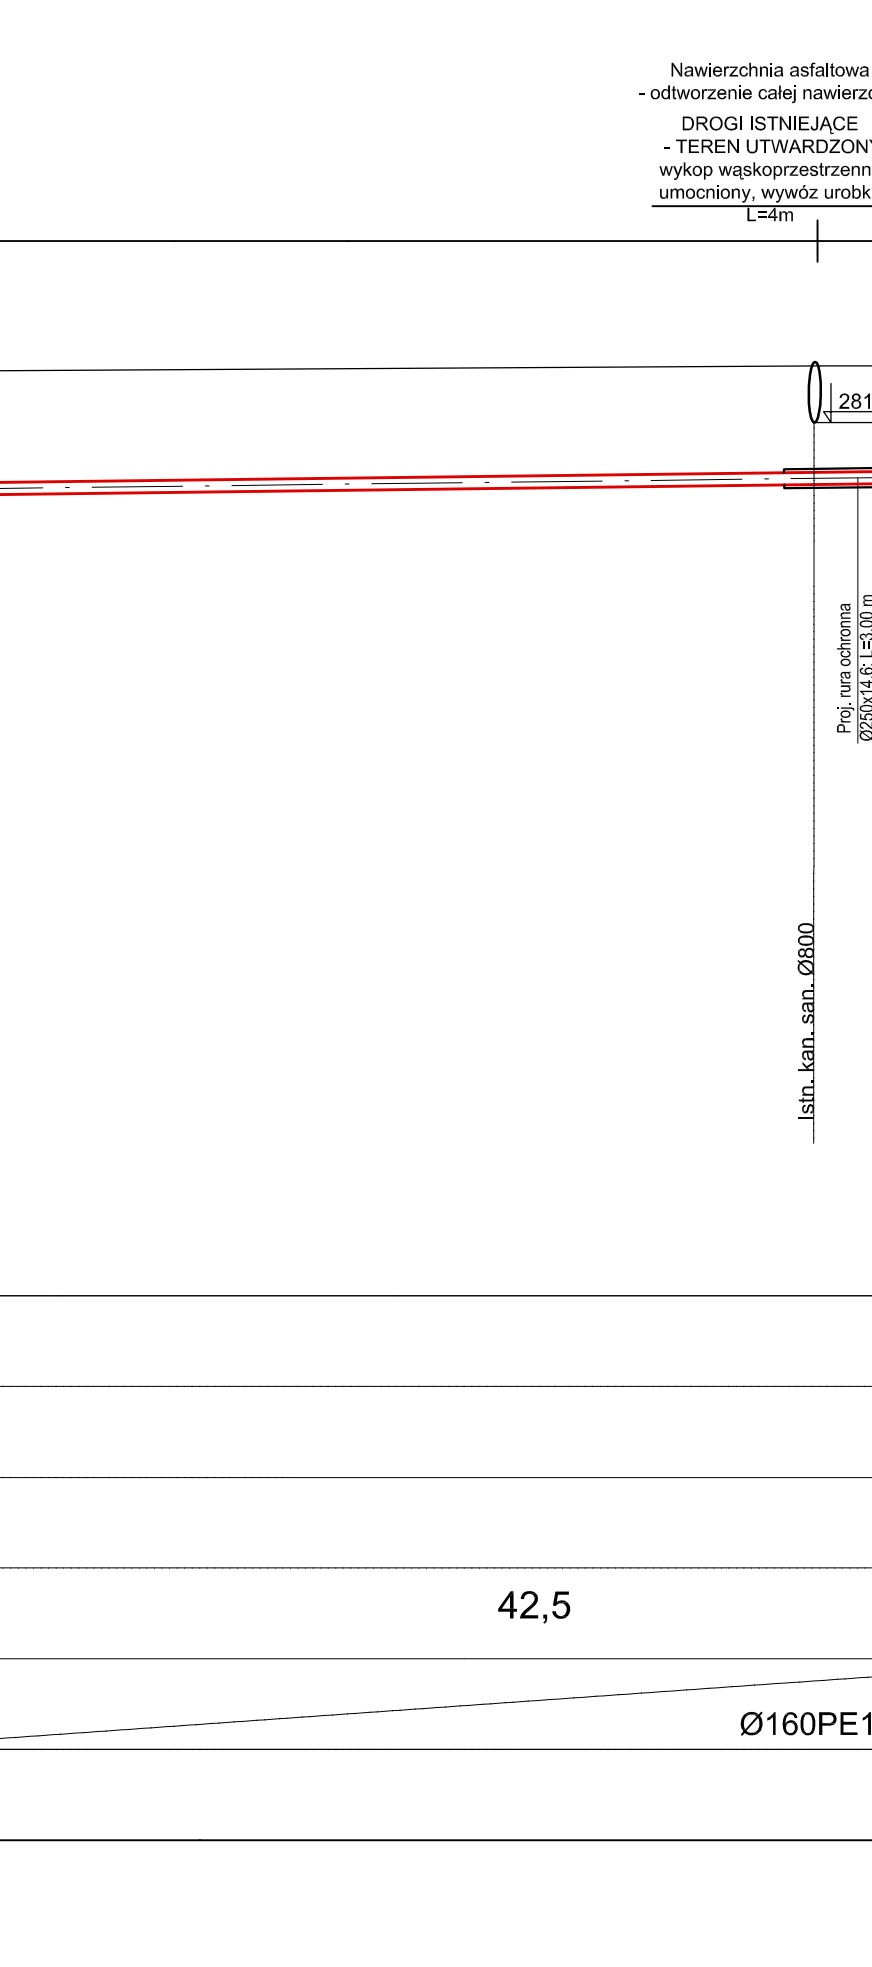
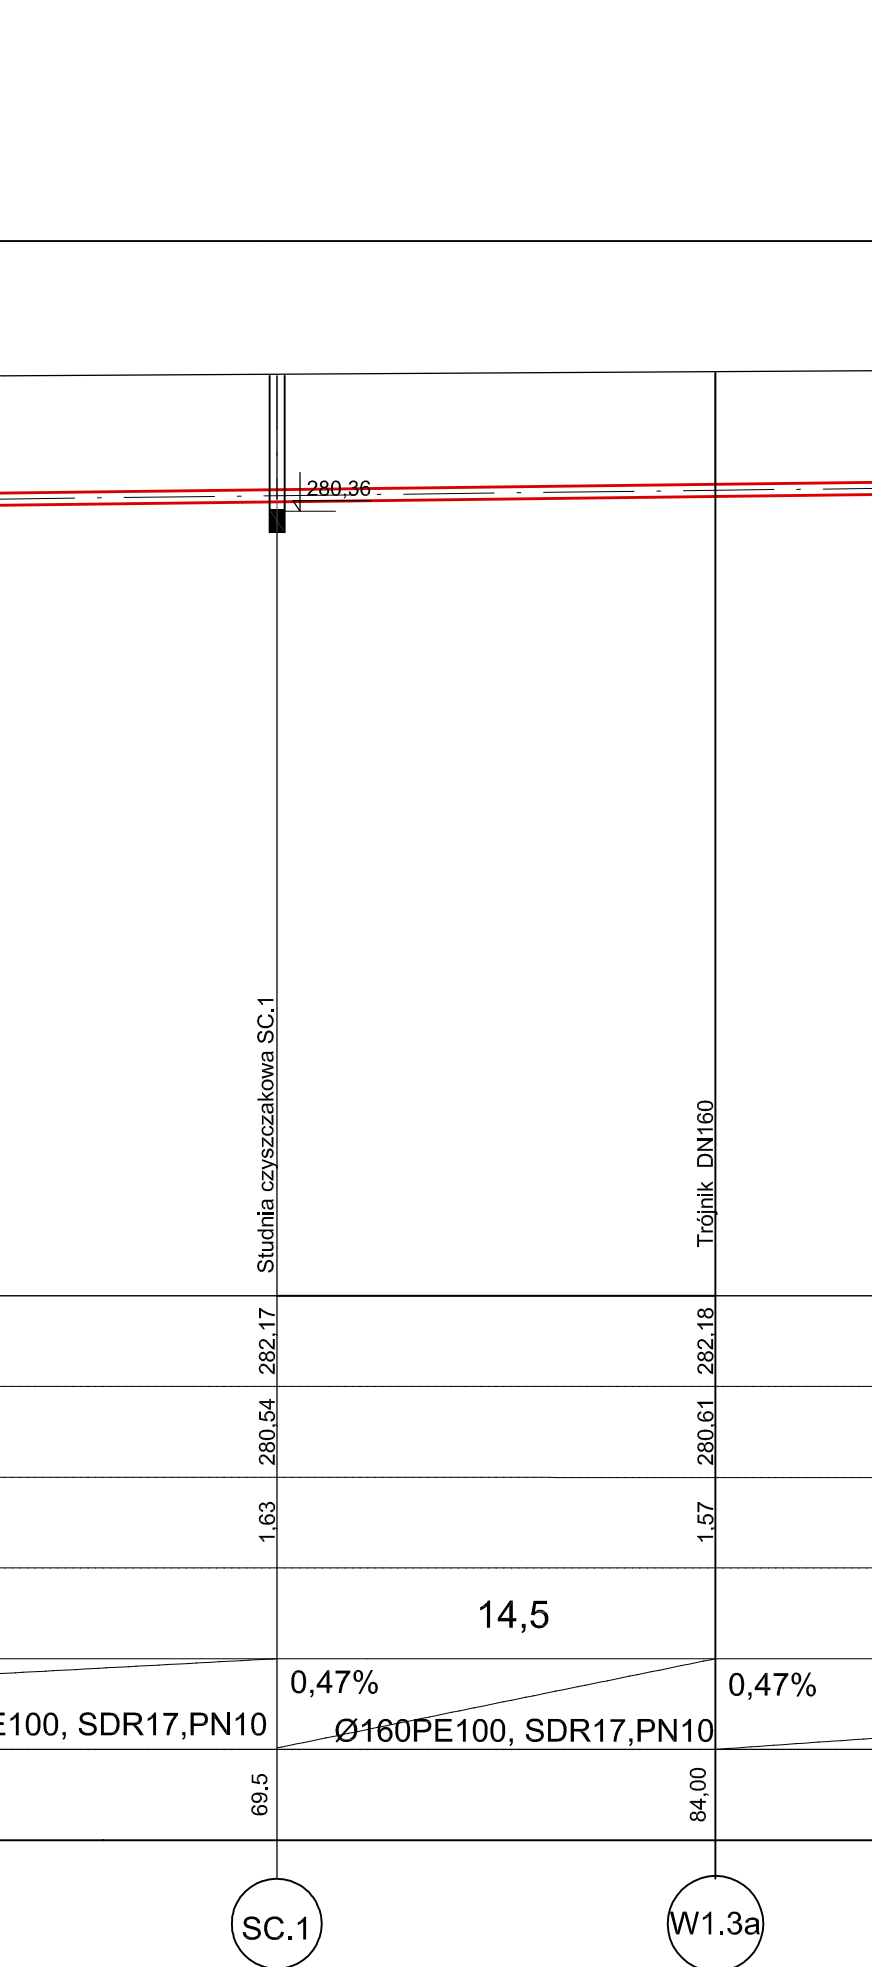
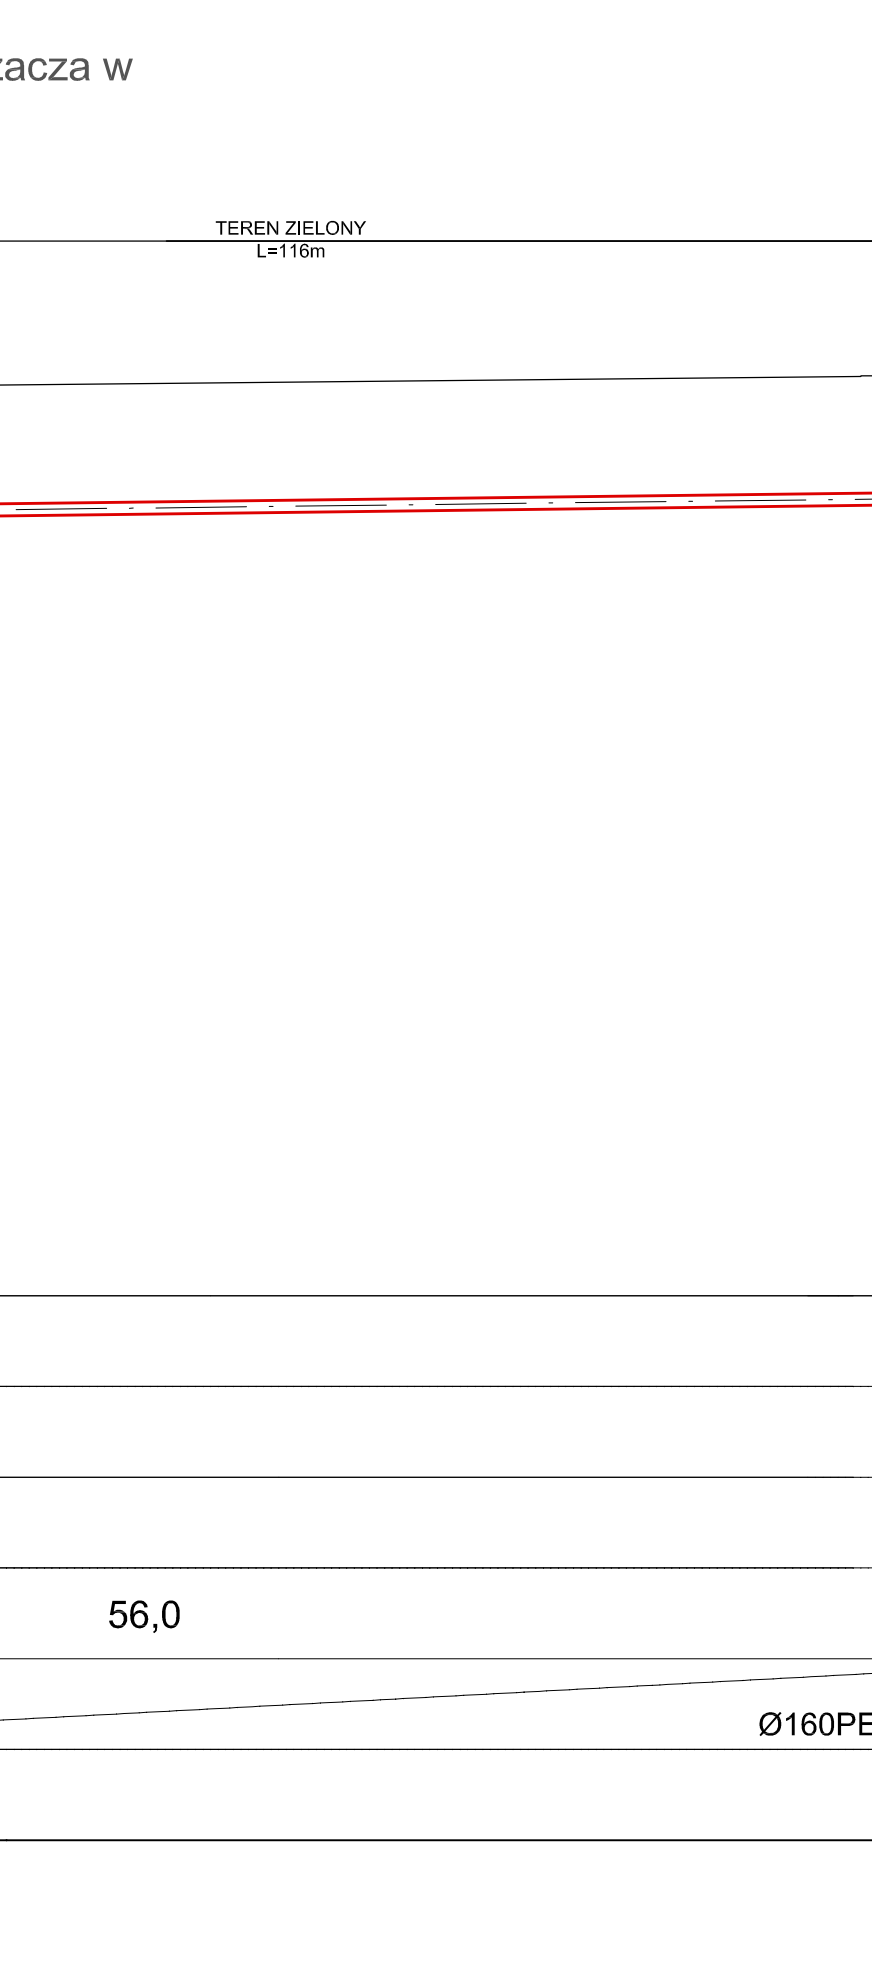
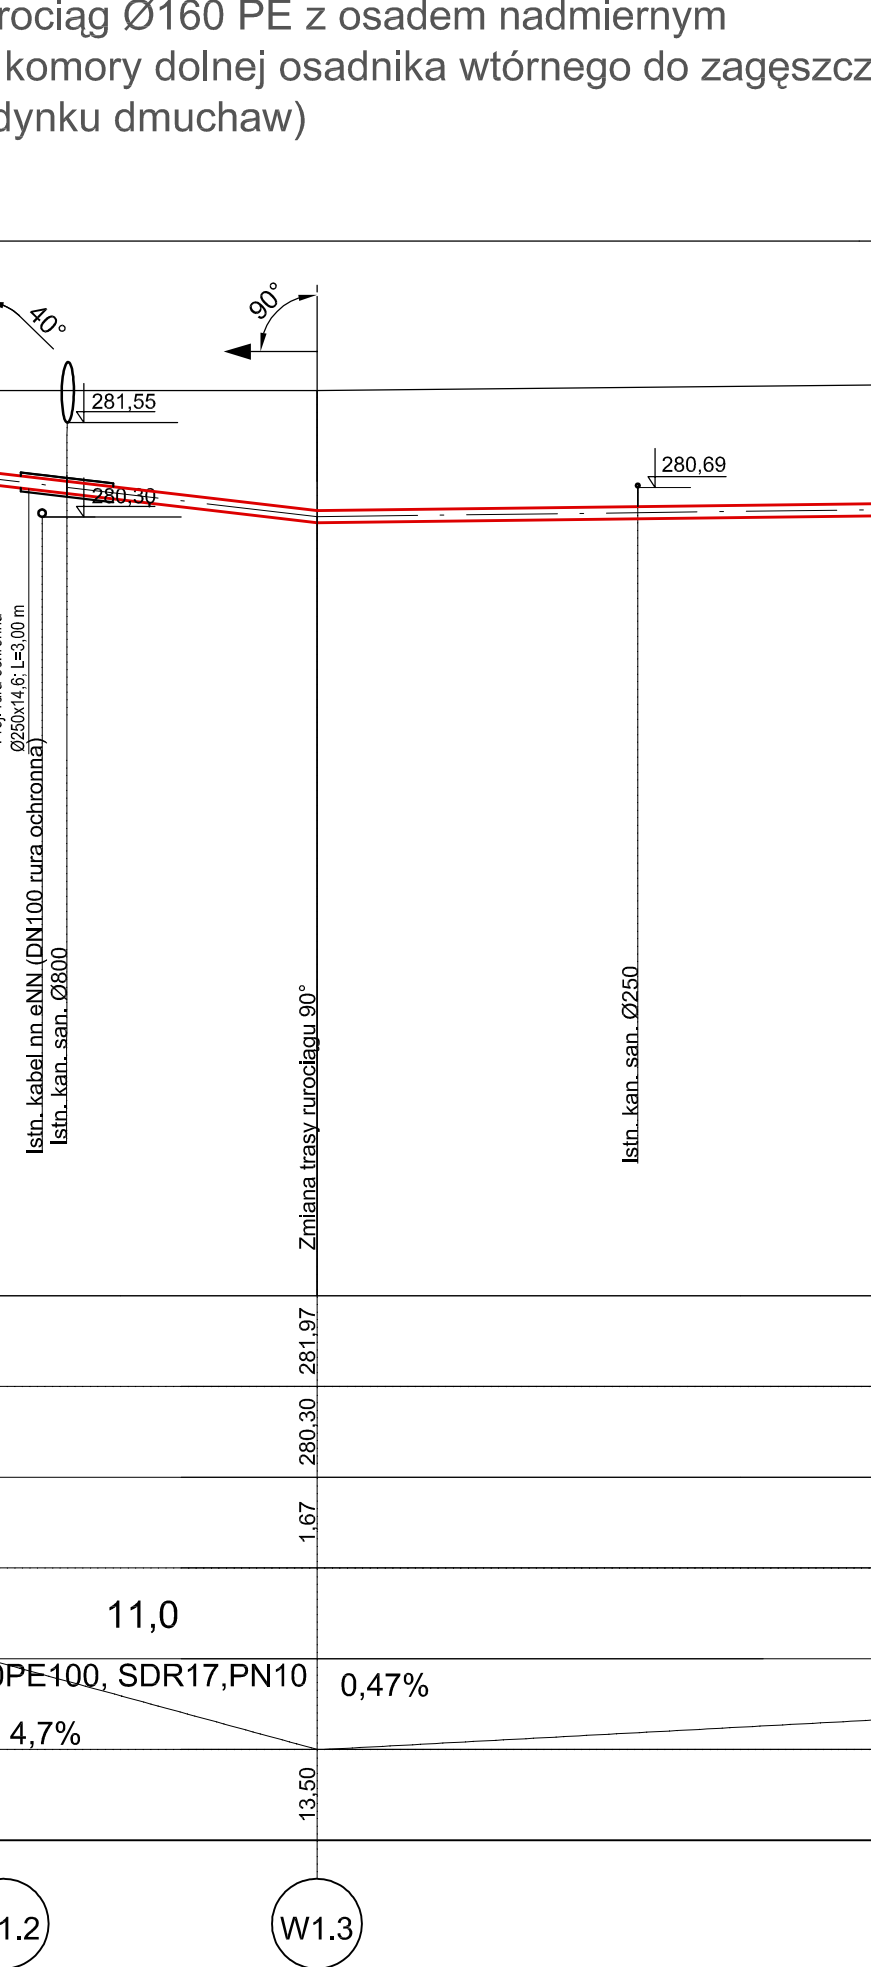
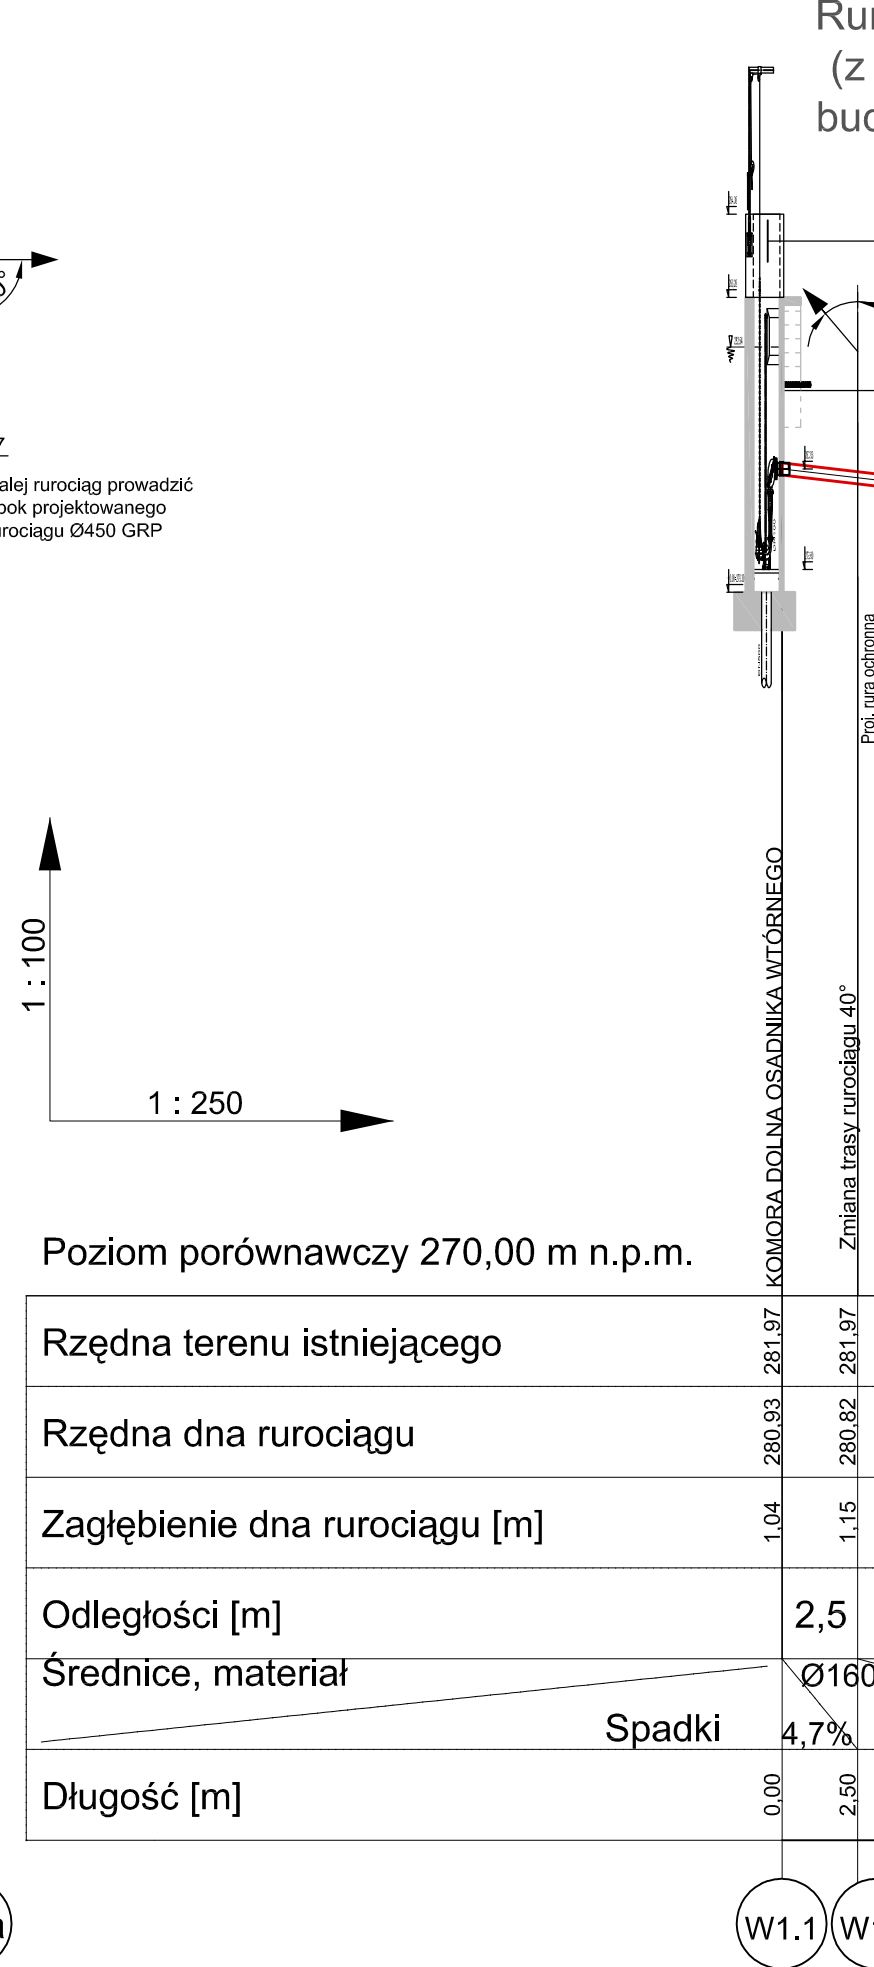
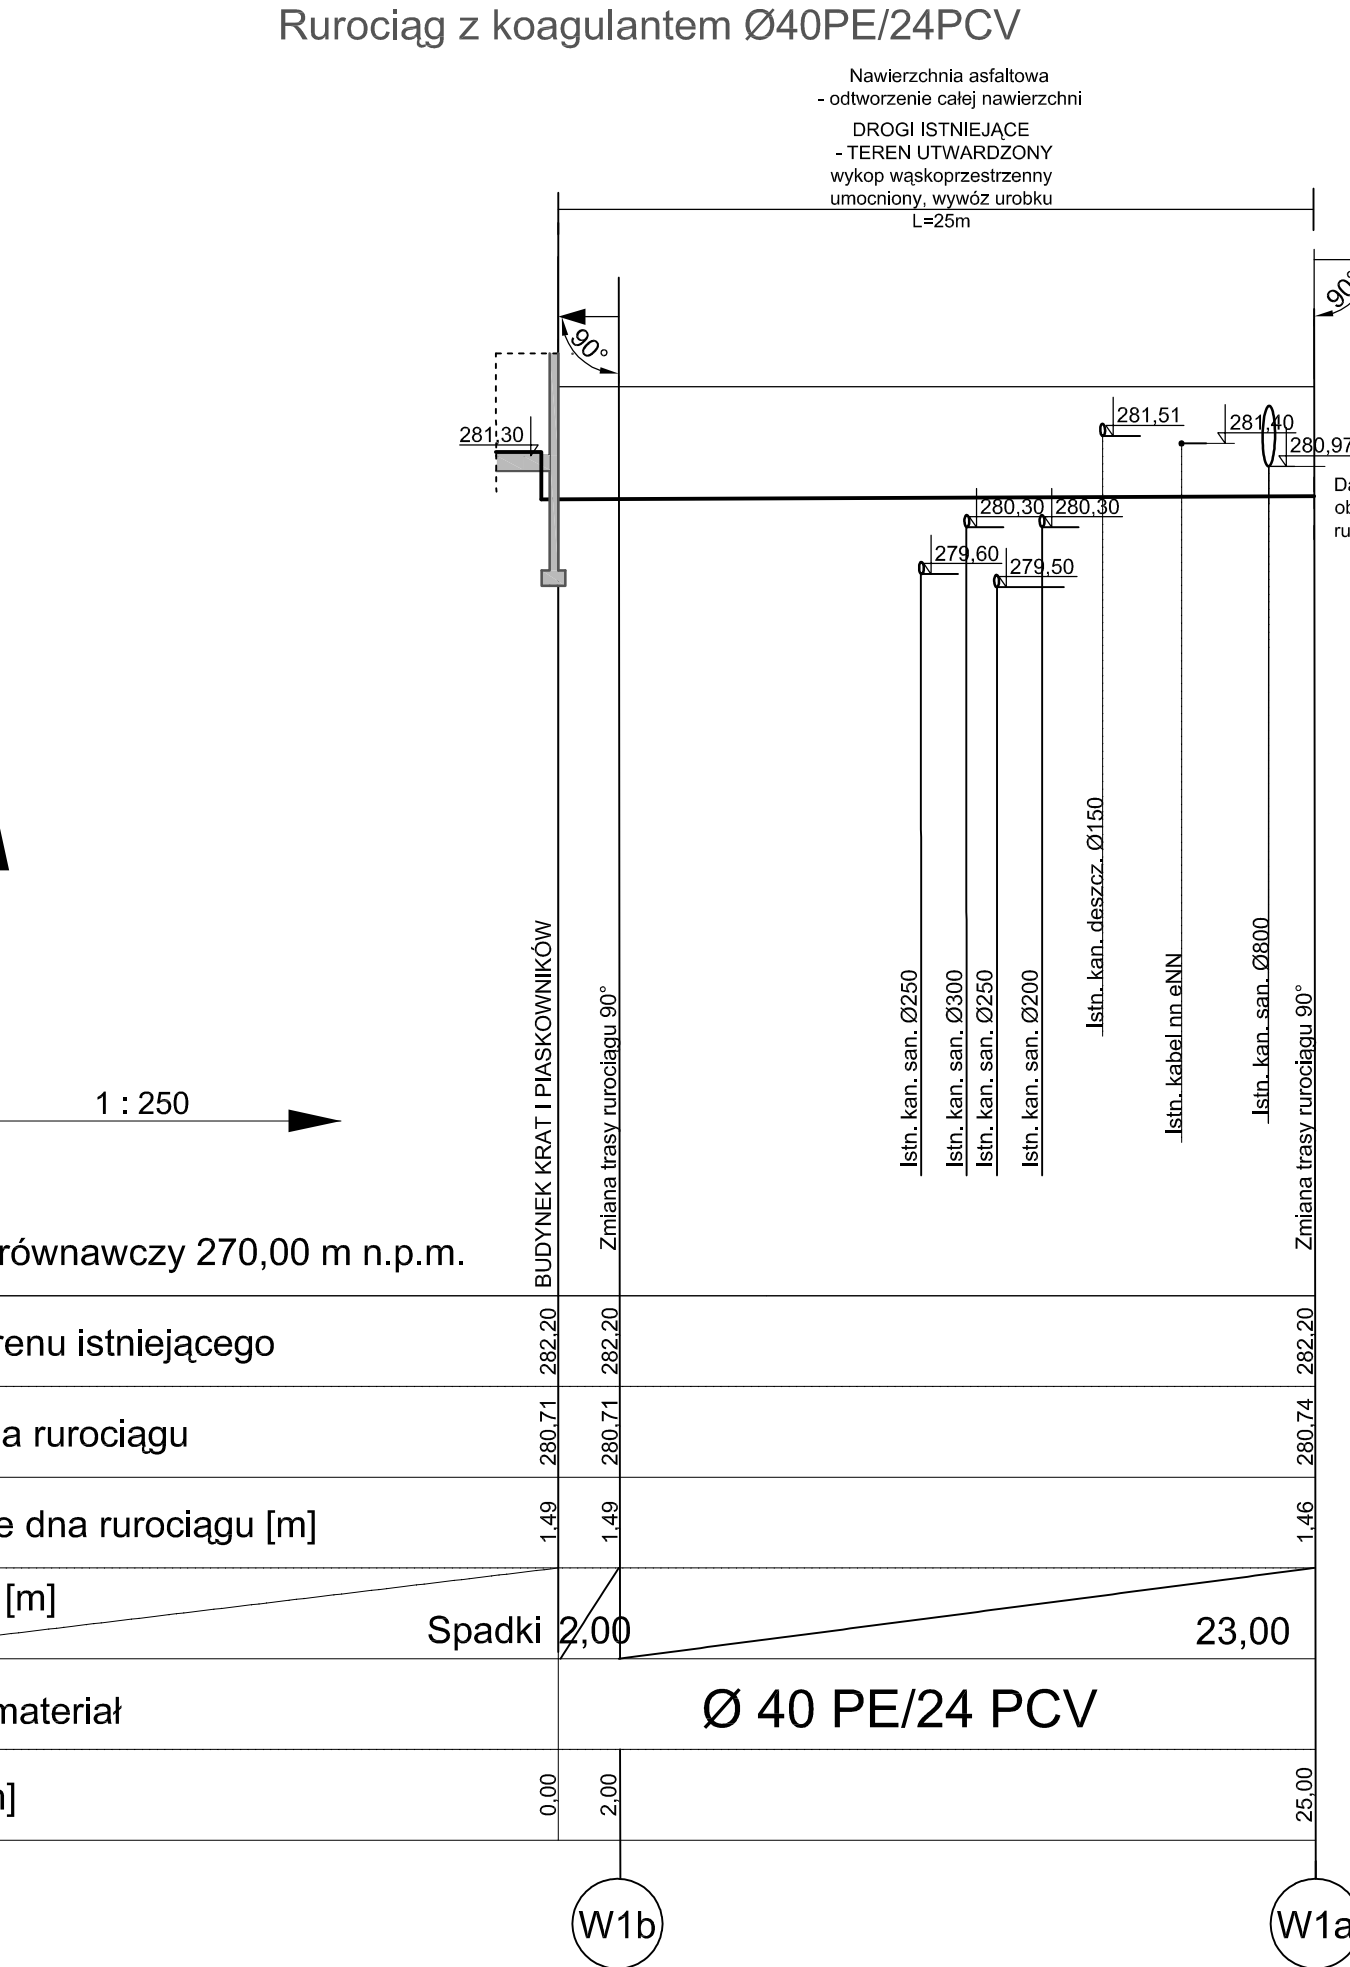


Rurociąg Ø450 GRP
(z komory dolnej pompowni
głównej do komory defosfatacji)

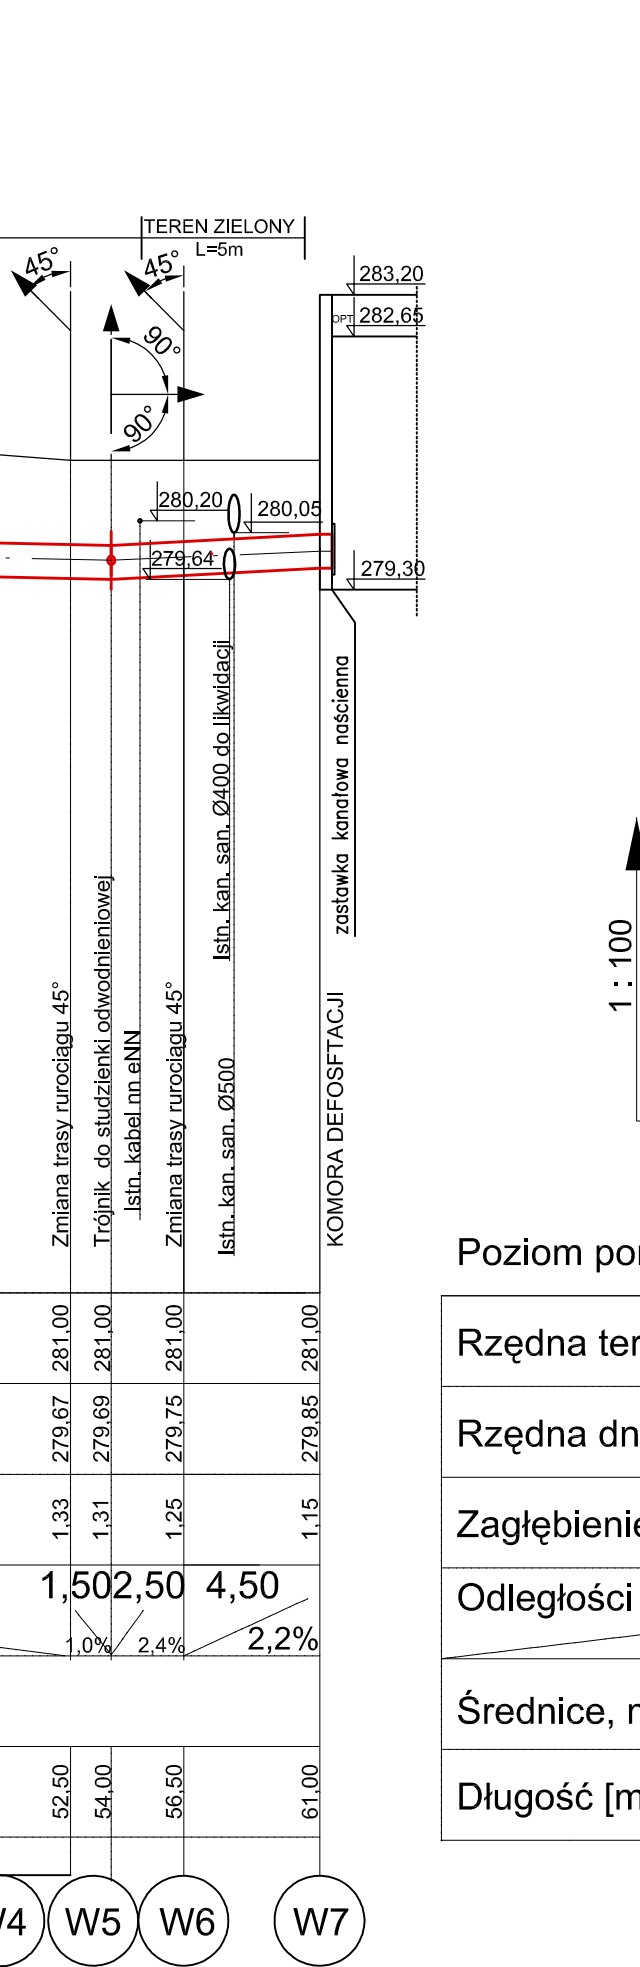

MODERNIZACJA OCZYSZCZALNI ŚCIEKÓW W KŁODZKU
Rys. 24 Profile podłazne sieci międzyobjektowych
(rurociąg ścieków mechanicznie oczyszczonych 450GRP,
osadu nadmiernego 160 PE,
wód deszczowych 200 PCV,
zrzutu części pływających 200 PCV
i koagulantu 40PE/24PCV)
Skala 1:100/1:250

1. Rurociąg układać na podсыpce piaskowej gr.15 cm
2. Przekrój przez wykop - schemat
3. Wskaźnik zagęszczenia 1,00 w drogach, 0,98 poza drogami (podсыпка, zasypka, obsypka)
4. Rzędne istniejącego uzbrojenia ustalić na roboczo przekopami próbnymi

ESKO-CONSULTING Sp. z o.o. ul. Sporna 112/38, 33-111 Wrocław BUDOWA ul. Słonecznego 19, 65-434 Zielona Góra tel. (68) 451-85-86, fax (68) 451-85-86 e-mail: sekretariat@esko.org.pl			
Bransz		TECHNOLOGICZNA	
Zadanie inwestycyjne	MODERNIZACJA OCZYSZCZALNI ŚCIEKÓW W KŁODZKU		Skala: 1:100/1:250
Studium	PROJEKT WYKONAWCZY		Nr rys.: 24/RT
Tytuł rysunku	Profile podłazne sieci międzyobjektowych (rurociąg ścieków mechanicznie oczyszczonych 450 GRP, osadu nadmiernego 160 PE, wód deszczowych 200 PCV, zrzutu części pływających 200 PCV i koagulantu 40PE/24PCV)		
Projektował:	mgr inż. Bożena Markowska	Nr upr.: 16/2000/GW	11.2015 r.
Projektował:	mgr inż. Barbara Jachimio	Nr upr.: LBS/00909/POCK/12	11.2015 r.
Opracował:	mgr inż. Paulina Matelska		11.2015 r.
Revisory:	mgr inż. Bożena Racomańska	Nr upr.:	