


MODERNIZACJA OCZYSZCZALNI ŚCIEKÓW W KŁODZKU
 HALA SUSZARNI
 Rzut dachu
 Skala 1:100

RZĘDNA PORÓWNAWCZA
 ± 0,00=283,60m n.p.m.

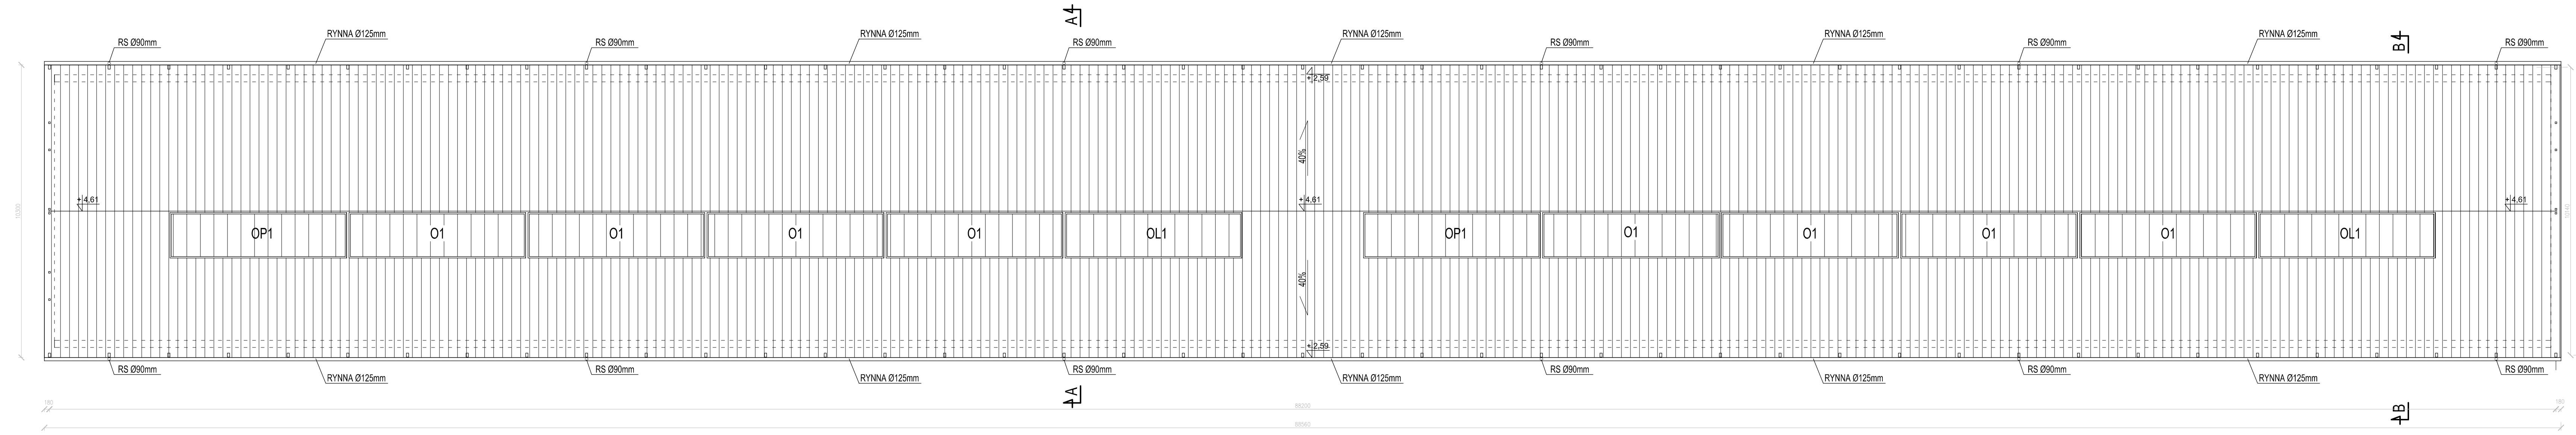

ESKO-CONSULTING Sp. z o.o. ul. Słężka 112/08, 53-111 Wrocław BIURO: ul. Sikorskiego 19, 65-454 Zielona Góra tel. (88) 451-85-86, fax (88) 451-85-85 e-mail: sekretariat@esko.org.pl		
Branża:	ARCHITEKTONICZNA I KONSTRUKCYJNA	Skala: 1:100
Nazwa zamówienia:	Modernizacja oczyszczalni ścieków w Kłodzku	Nr rys: 3/PW
Tytuł rysunku:	HALA SUSZARNI Rzut dachu	
Projektował:	mgr inż. Barbara Mołeda	projekt: 11.2016r.
Opracował:	mgr inż. Barbara Żok	oprac.: 11.2016r.
Opracował:	mgr inż. Marcin Sobczyk	oprac.: 11.2016r.