
 


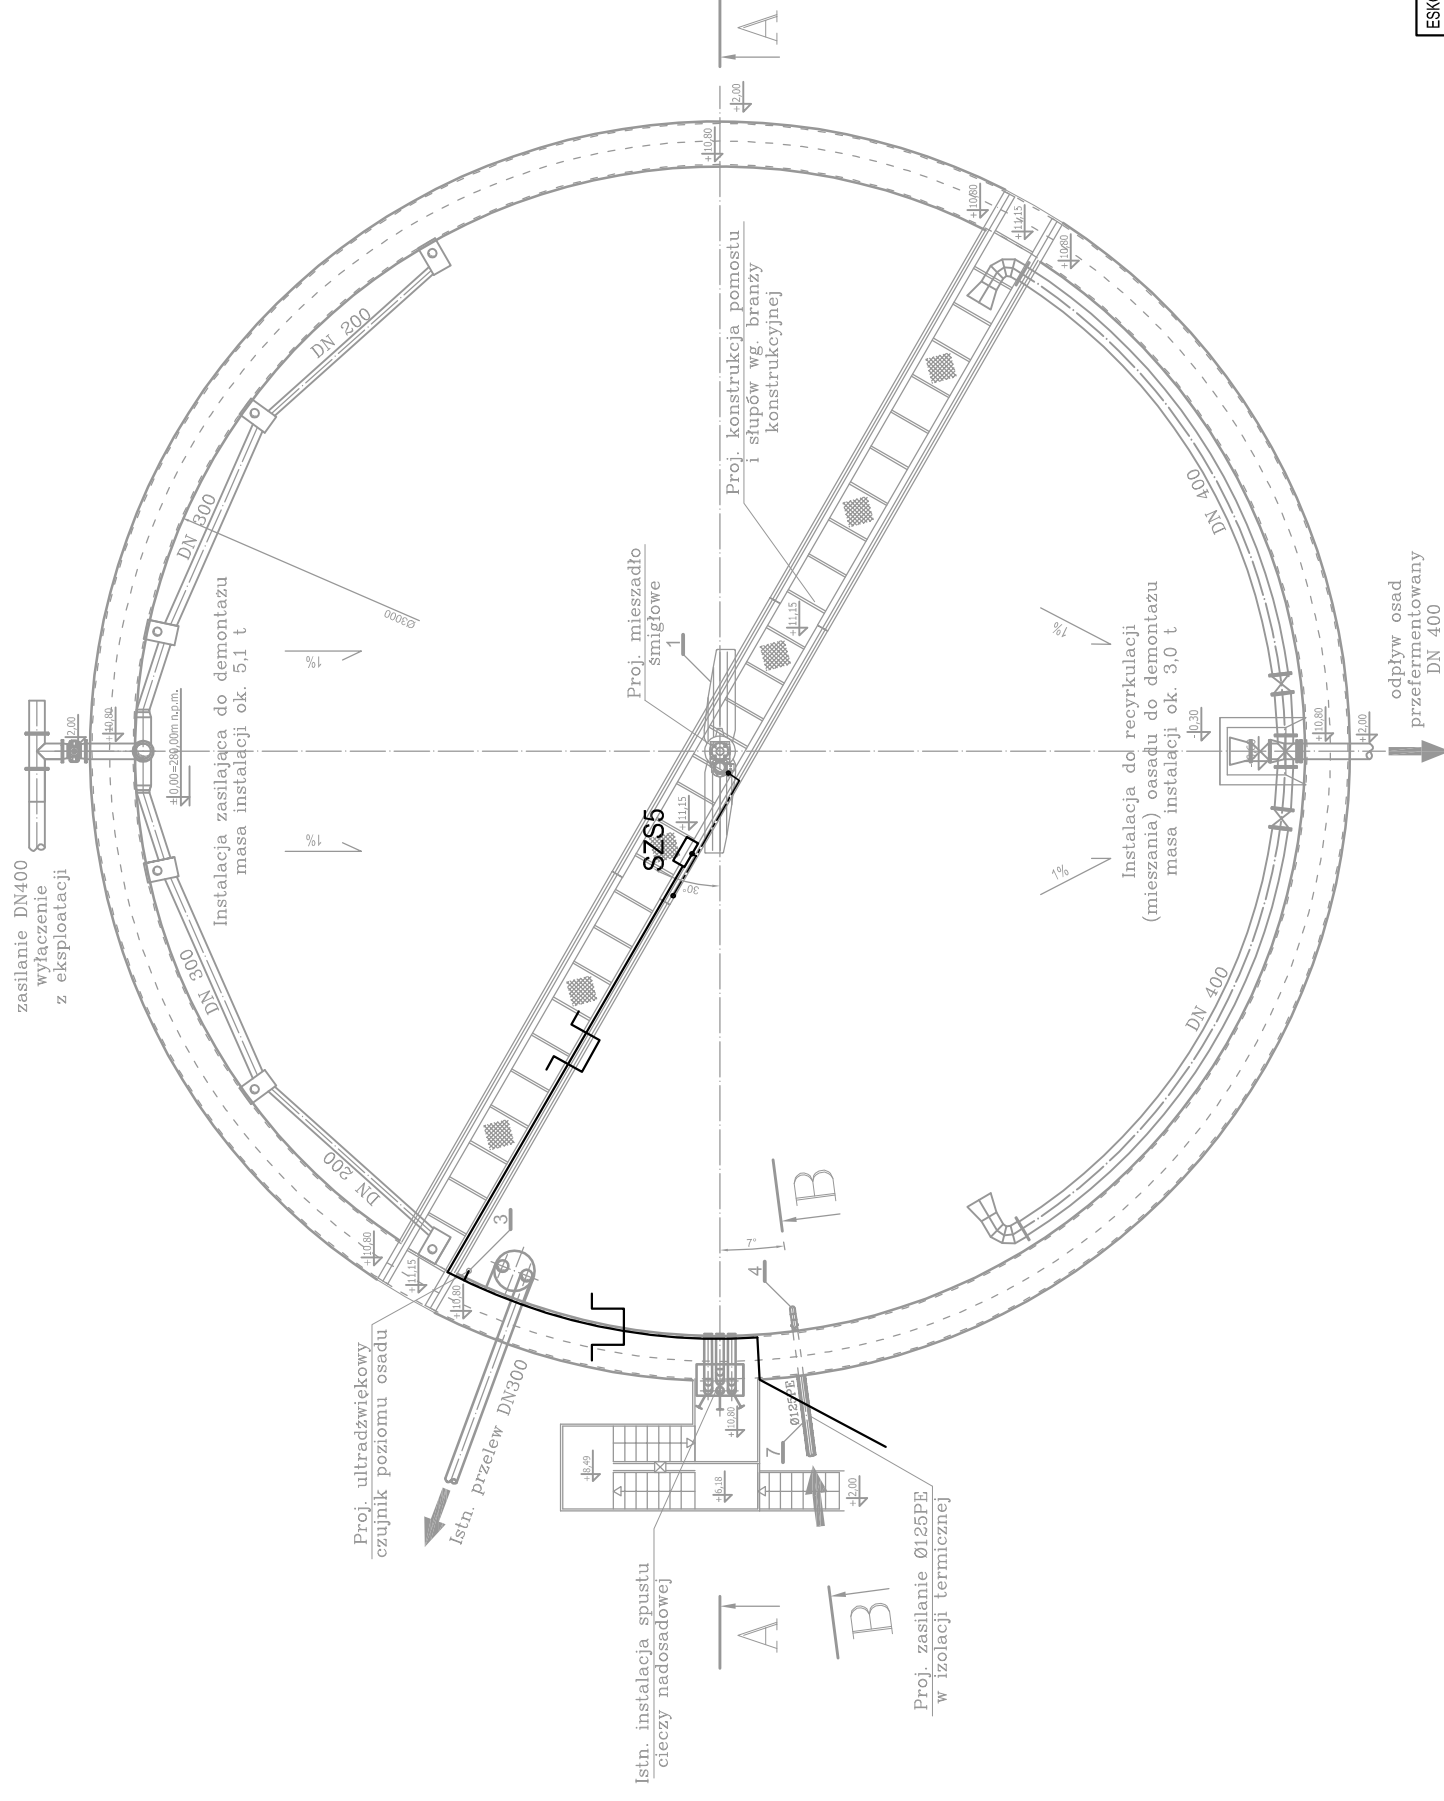

Instalacje elektryczne zbiornika OKF

Skala 1:200



LEGENDA:

- SZS5 Szafka zasilająco-sterownicza mieszadła
-  Korytko stalowe ze stali kwasoodpornej, K100 z pokrywą
-  Kable zasilające i sterownicze
-  Instalacja wyrównawcza, LgYżo 16

ESKO-CONSULTING Sp. z o.o.

ul. Śiężna 112/38, 53-111 Wrocław

BIURO: ul. Sikorskiego 19, 65-454 Zielona Góra

tel. (68) 451-85-86, fax (68) 451-85-85

e-mail: sekretariat@esko.org.pl

ESKO
CONSULTING

Branża: ELEKTRYCZNA I AKPIA

Nazwa zamówienia: MODERNIZACJA OCZYSZCZALNI ŚCIEKÓW W KŁODZKU

Tytuł rysunku: Instalacje zbiornika OKF

Projektował: mgr inż. Arkadiusz Sadowski

Sprawdził: mgr inż. Andrzej Wróblewski

Skala: -:-

Nr rys.: EL-05

podpis:

11.2015

podpis:

11.2015

Upr. bud nr 130/90ZG do projektowania bez ograniczeń w spec. Instalacyjnej

Upr. bud nr LBS/0096/POE/12 do projektowania bez ograniczeń w spec. Instalacyjnej

Upr. bud nr LBS/0096/POE/12 do projektowania bez ograniczeń w spec. Instalacyjnej

Upr. bud nr LBS/0096/POE/12 do projektowania bez ograniczeń w spec. Instalacyjnej